




Pianta quotata

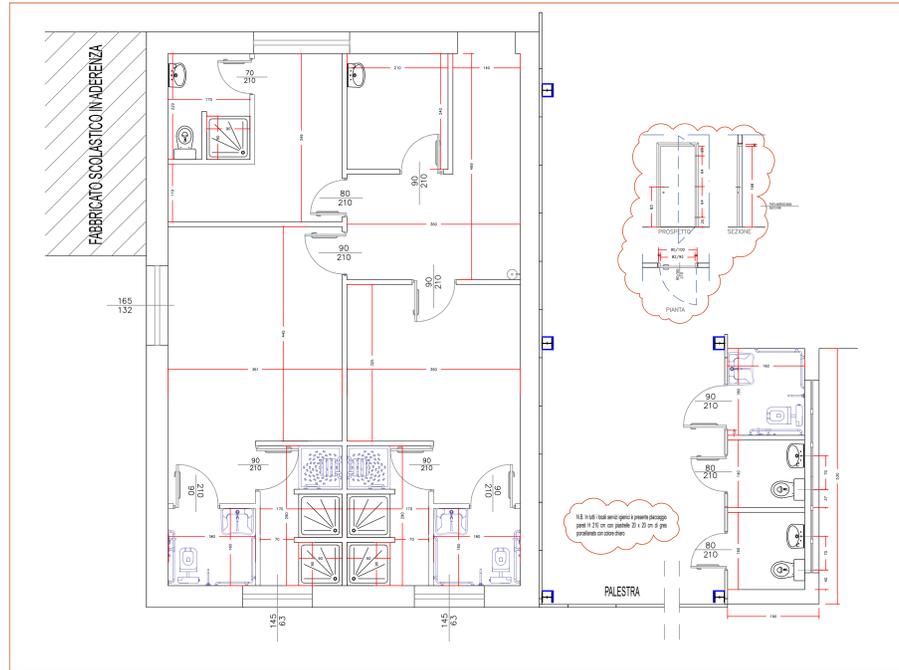

Impianto idrico sanitario

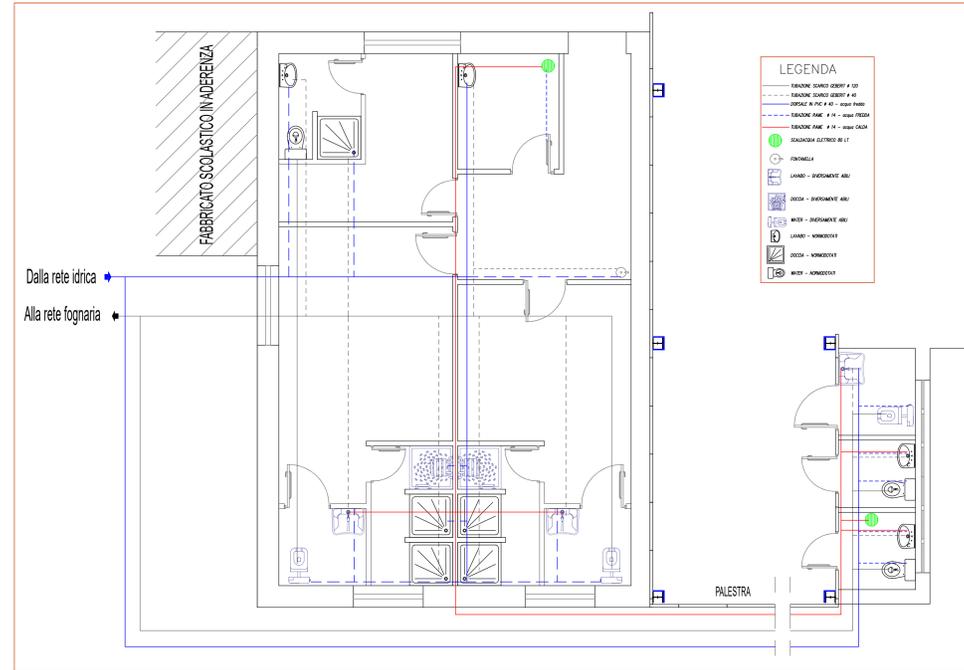

Impianto elettrico

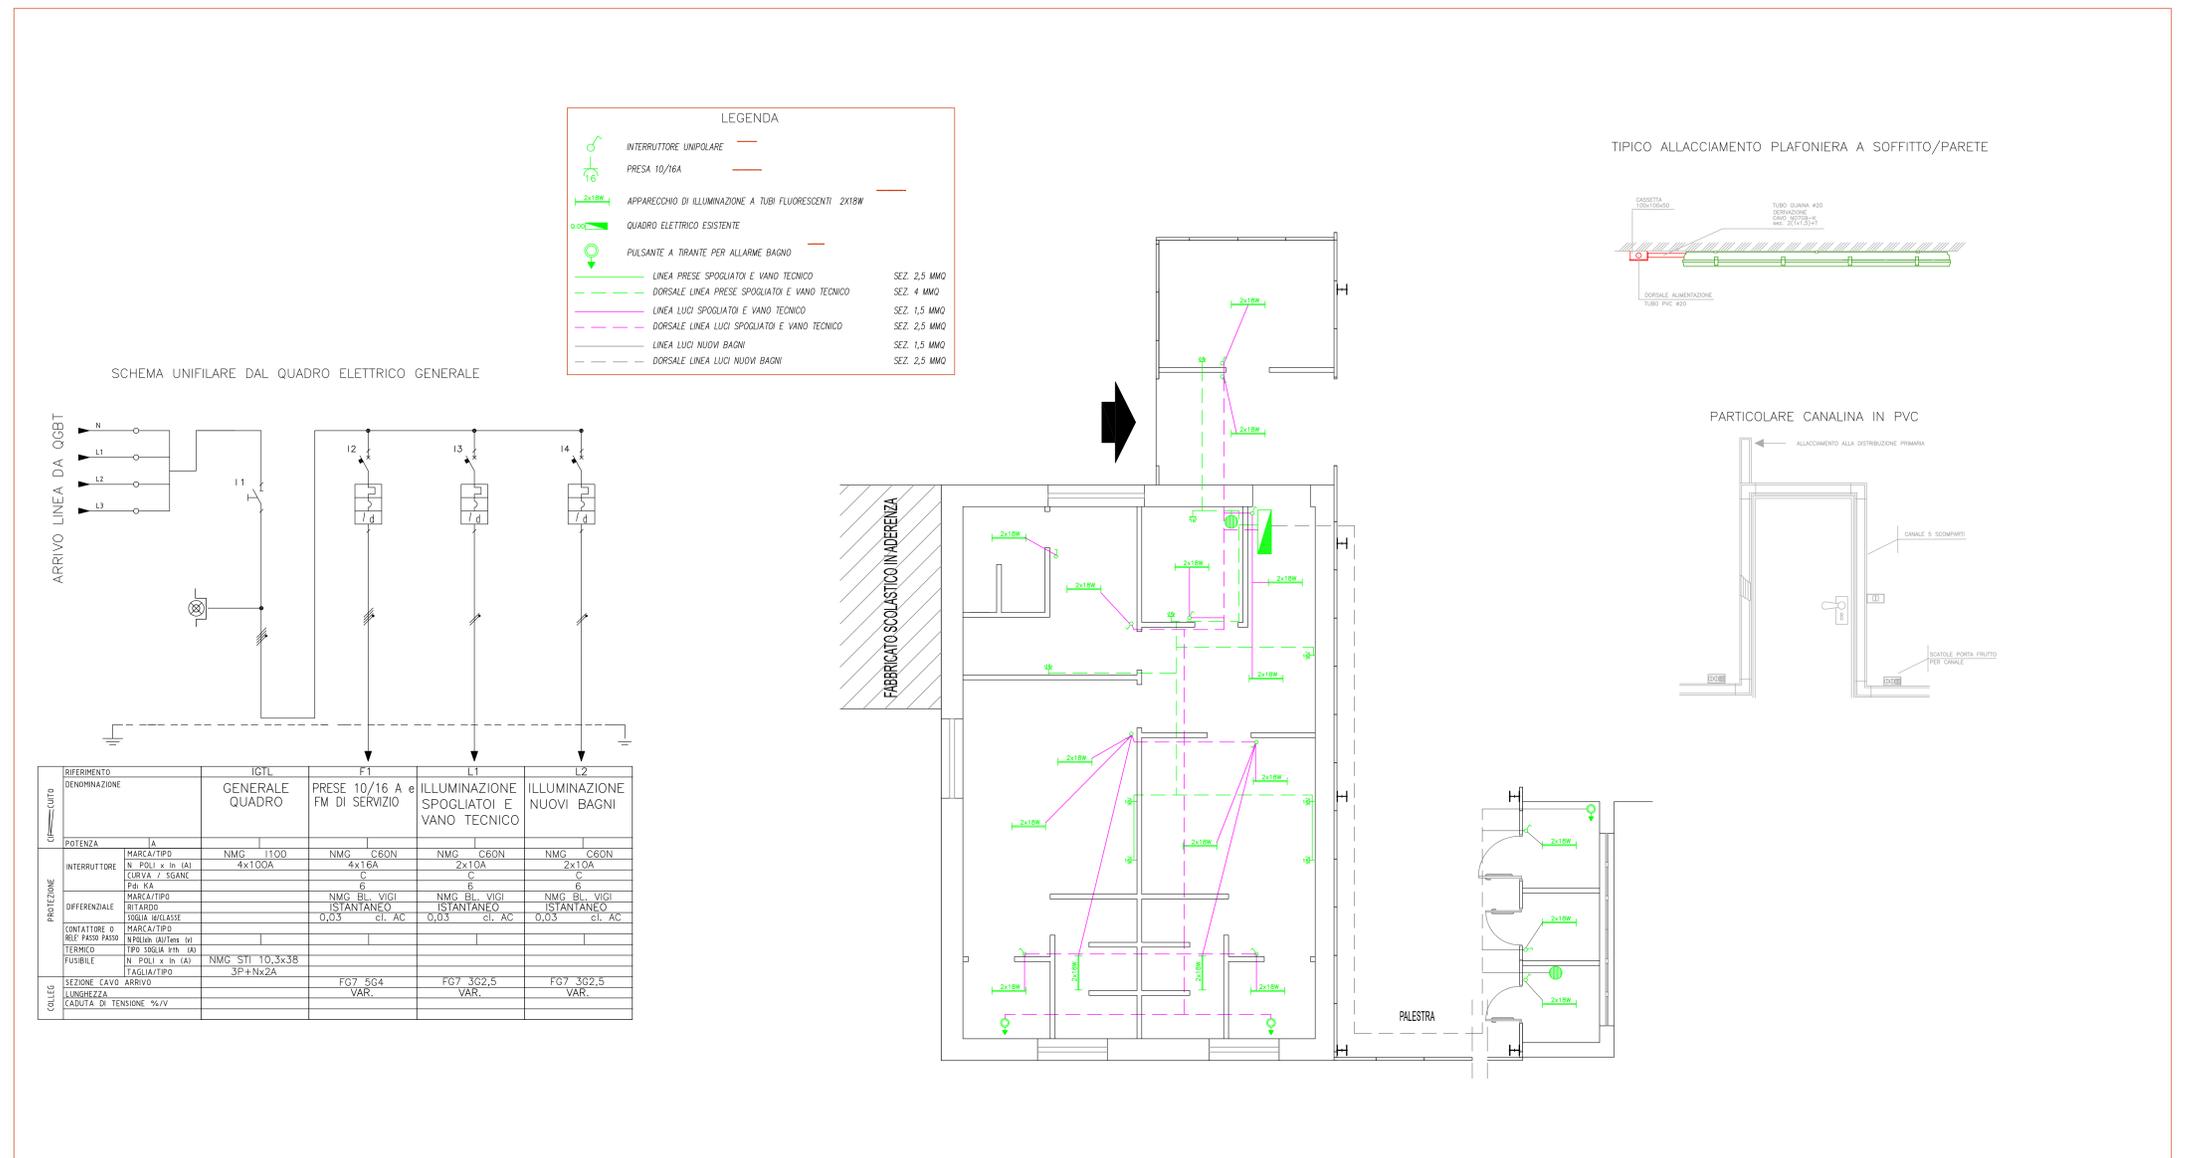

COMUNE DI IRGOLI
Provincia di Nuoro

PROGETTO ESECUTIVO

INTERVENTO DI MESSA IN SICUREZZA E ADEGUAMENTO DELLA PALESTRA COMUNALE SITA IN VIA VERDI

ELABORATO: **Particolari - Spogliatoi - Nuovi bagni**

SCALA: **1:50**

TAVOLA: **15C**

ALLEGATO: **DATA** Marzo 2019

L'assessore ai lavori pubblici:
Sig. Andrea Angiolini

Il progettista:
Dott. Ing. Tonino Piras

Il responsabile del procedimento:
Arch. Teresa Coscu

ORDINE INGEGNERI
INGEGNERI DI INGEGNERIA
ALBA TEMPIO
* 574 Dott. Ing. Tonino Piras
Ingegneri Collaboratori: Ing. Andrea Angiolini e Ing. Teresa Coscu